
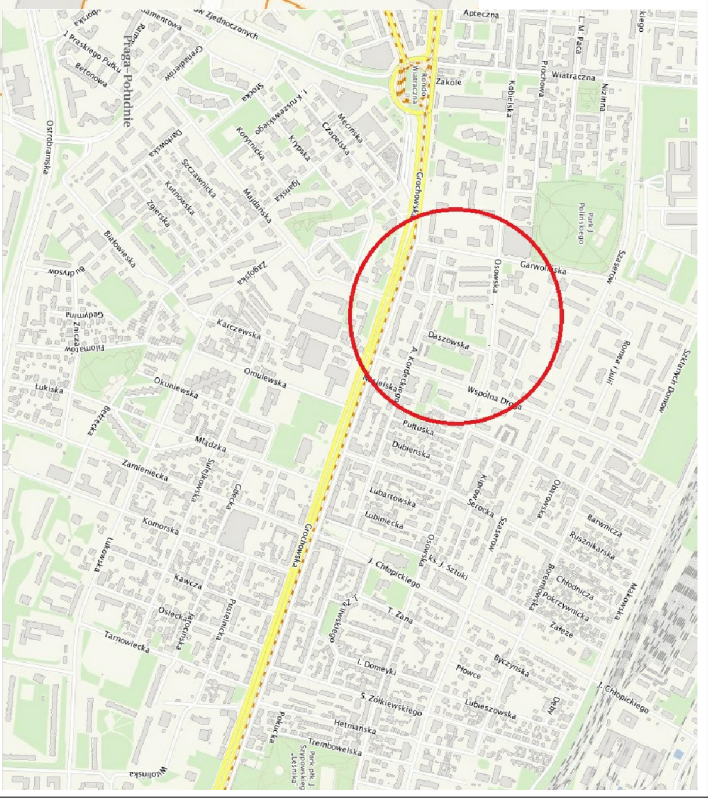


- BUDYNEK MOS NR 7

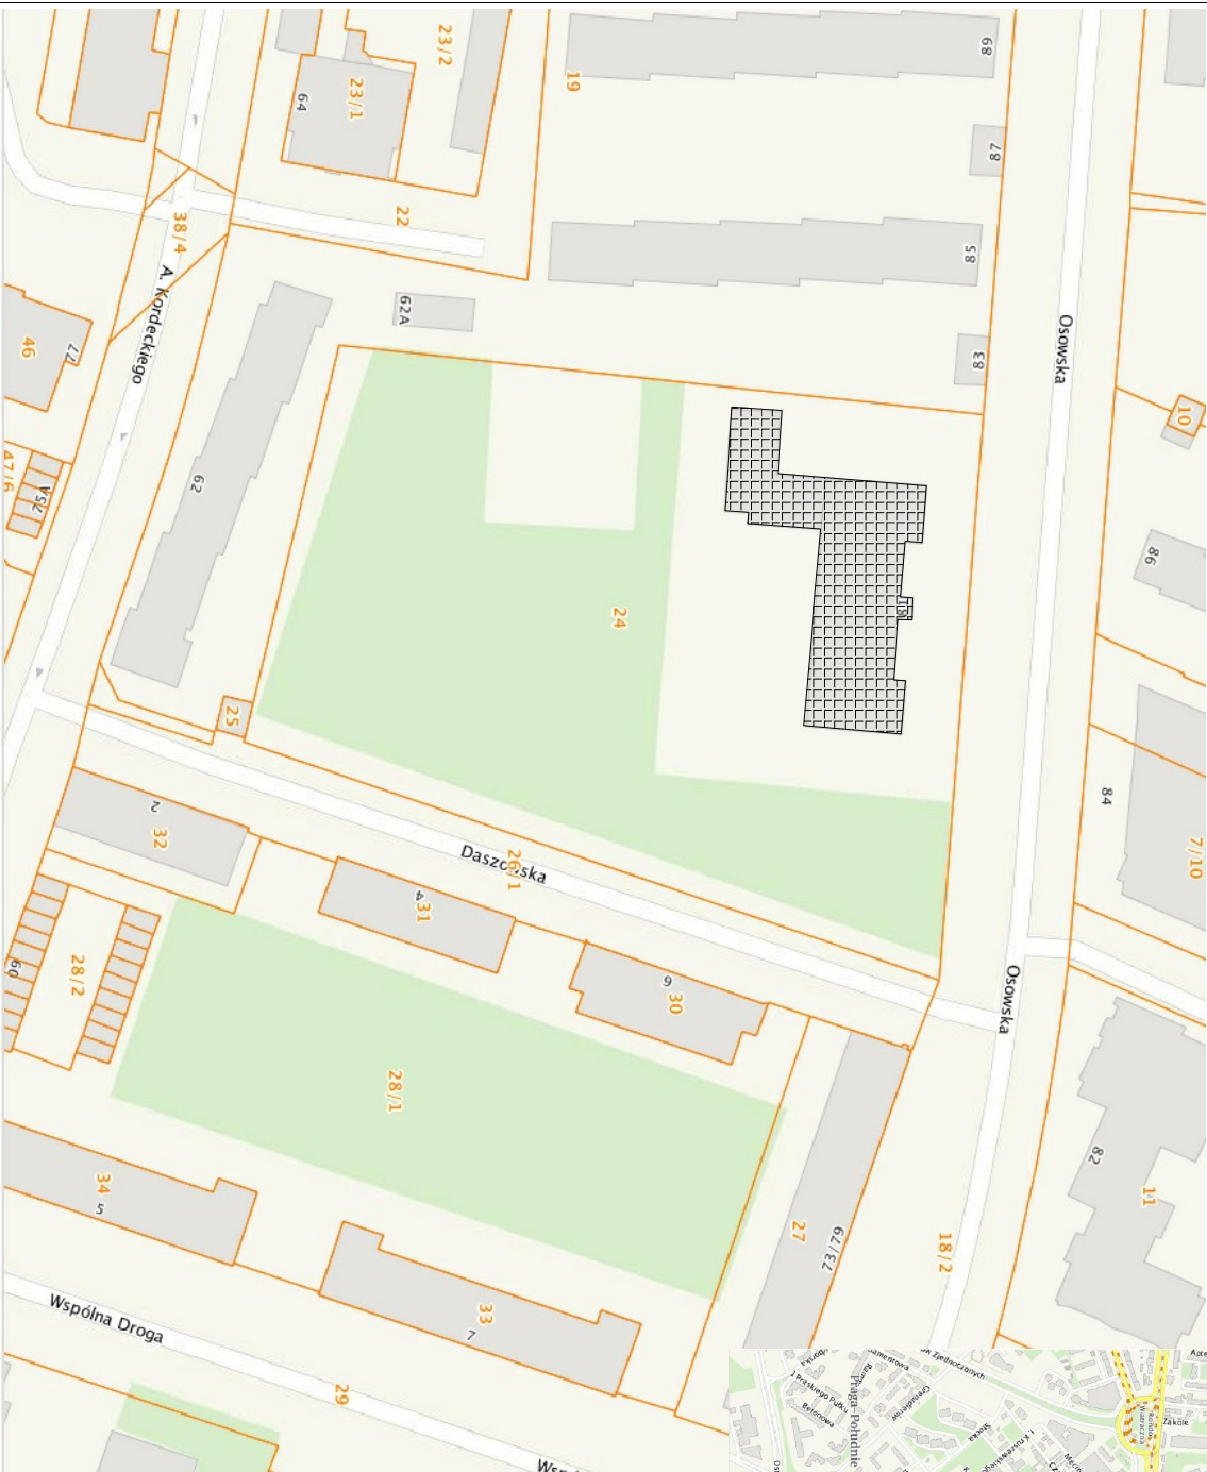

USŁUGI OGÓLNOBUDOWLANE

"ER-BUD"

EWARUTKOWSKA

ul. Lechara 23 05-152 Czosnów

**PROJEKT BUDOWLANY WYMIANY
INSTALACJI WODNO - KANALIZACYJNEJ ORAZ
WYMIANY INSTALACJI ELEKTRYCZNEJ W KUCHNI Z
ZAPLECZEM W MŁODZIEŻOWYM OŚRODKU
SOCJOTERAPII NR 7
ul. Osowska 81 04-351 Warszawa**

SYTUACJA

INWESTOR: Młodzieżowy Ośrodek Socjoterapii nr 7
ul. Osowska 81
04-351 Warszawa

projektował :
dr inż. Marta Chludzińska
upr. bud. Nr MAZ/0523/PWOS/10
spec. Instalacje sanitarne

mgr inż. arch. PIOTR KRAWIEC
upr. bud. Nr MA/062/13
spec. architektoniczna

Nr. rys.	SKALA 1:50	faza:	branża:	27 kwietnia 2017r.
1		P.B.	IS	