


- OZNACZENIA**
- Istniejące przewody wody zimnej z PP
 - Istniejące przewody wody ciepłej z PP
 - Istniejące przewody wody grzewczej z PP
 - Istn. przewody wody hydrantowej z rur stalowych ocynk.
 - Istniejąca kanalizacja sanitarna z rur żeliwnych
 - Urządzenia i rury do demontażu

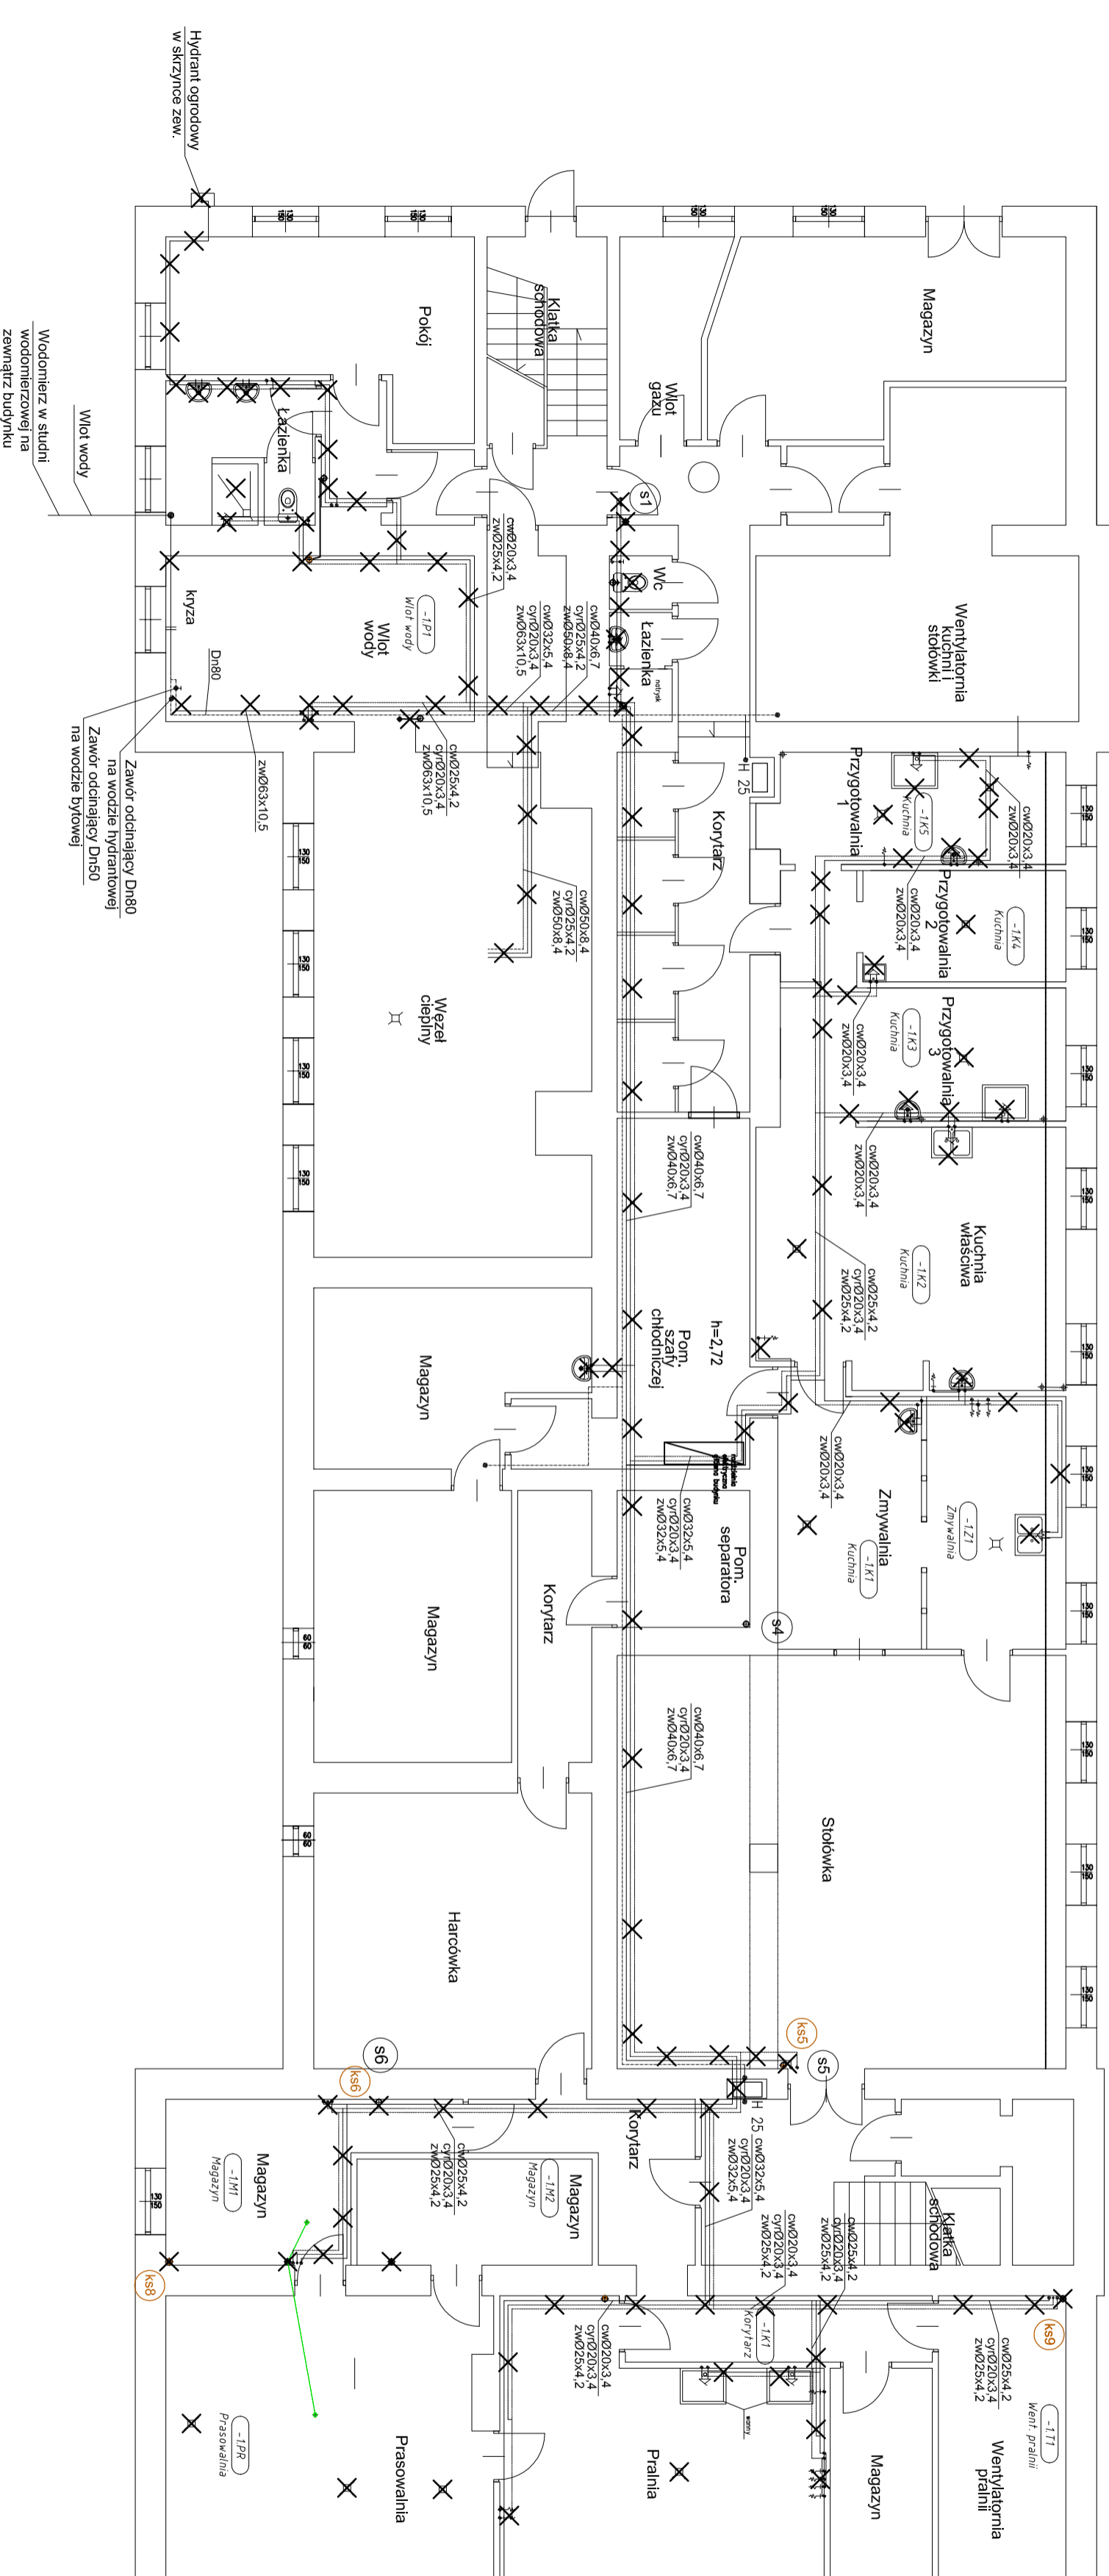

USŁUGI OGÓLNOBUDOWLANE "ER-BUD" EWA KUTKOŃSKA ul. Leśniana 23 05-152 Gzostów			
PROJEKT BUDOWLANY WYMIAŃ INSTALACJI WODNO-KANALIZACYJNEJ ORAZ WYMIAŃ INSTALACJI ELEKTRYCZNEJ W KUCHNI Z ZAPŁEGEM W MŁODZIEŻOWYM OŚRODKU SOCJOTERAPII NR 7 ul. Osowska 81 04-351 Warszawa			
POMIESZCZENIA PIWNICY – DEMONTAŻE			
INWESTOR: Młodzieżowy Ośrodek Socjoterapii nr 7 ul. Osowska 81 04-351 Warszawa			
projektował : dr inż. Alena Chłudzińska upr. bud. Nr. MAZ0532P/MOS/10 spec. Instalacje sanitarne			
mgr inż. arch. Piotr Rśmawiec upr. bud. Nr. MA0652/13 spec. architektura			
Nr. rys.	SKALA 1:50	faz.	branża:
2		P.B.	IS
			27 kwietnia 2017r