



Legenda:

- RG
- RK
- AW
- 16A
- 32A

- istniejąca rozdzielnica główna
- projektowana naścienna rozdzielnica kuchni
- oprawa świetłkowa 2x36W IP65
- oprawa świetłkowa 2x36W IP65 wyposażona w 1-godz. moduł awaryjny
- oprawa awaryjna kierunkowa z piktogramem wyposażona w 1-godz. moduł awaryjny (tłb pracy sąciodowo-awaryjny)
- hermetyczny łącznik podtynkowy 10A/230V, IP44
- hermetyczny łącznik podtynkowy typu schodowego 10A/230V, IP44
- 3-faz. gniazdo wtyczkowe 3P+N+PE 16A/400V, IP65, z wbudowanym włącznikiem
- 3-faz. gniazdo wtyczkowe 3P+N+PE 32A/400V, IP65, z wbudowanym włącznikiem
- 1-faz. gniazdo wtyczkowe pt. 1P+N+PE 16A/230V, IP44, z wbudowanym włącznikiem
- 1-faz. wypust kablowy
- wypust połączenia wyrównawczego LgY 6mm, It=30cm

WYKAZ URZĄDZEŃ TECHNOLOGICZNYCH KUCHNI

Lp.	Nazwa urządzenia	Zasilanie/ pobór mocy	Ilość
15	Lodówka	230V/0.3kW	6
16	Szafa chłodnicza	230V/0.5kW	1
17	Lodówka na jajka	230V/0.2kW	1
19	Nawilżacz do jaj	230V/0.1kW	1
21	Obieraczka do warzyw	400V/0.55kW	1
25	Lodówka podblatowa	230V/0.2kW	2
31	Uniwersalna maszyna gastronomiczna z kompletem przyrządów Wilk o wyd. 300kg/h	230V/0.75kW	1
32	Mikser	230V/1.0kW	1
39	Piec konwekcyjno-parowy 76N 111 na podstawie	400V/7.5kW	1
40	Osłap wentylacyjny (przekłony) z oświetleniem i łączkami bluzozu	230V/0.2kW	1
41	Kuchnia szasica/szalkowa gazowa z piekarnikiem gazowym	230V/0.2kW	1
43	Osłap wentylacyjny przekłony z oświetleniem i łączkami bluzozu	230V/0.4kW	1
44	Patelnia elektryczna, przetchylna	400V/6.3 kW	1
45	Kuchienka mikrofalowa	230V/0.9kW	2
48	Zmywarka do naczyń kapturowa	400V/6.0kW	1

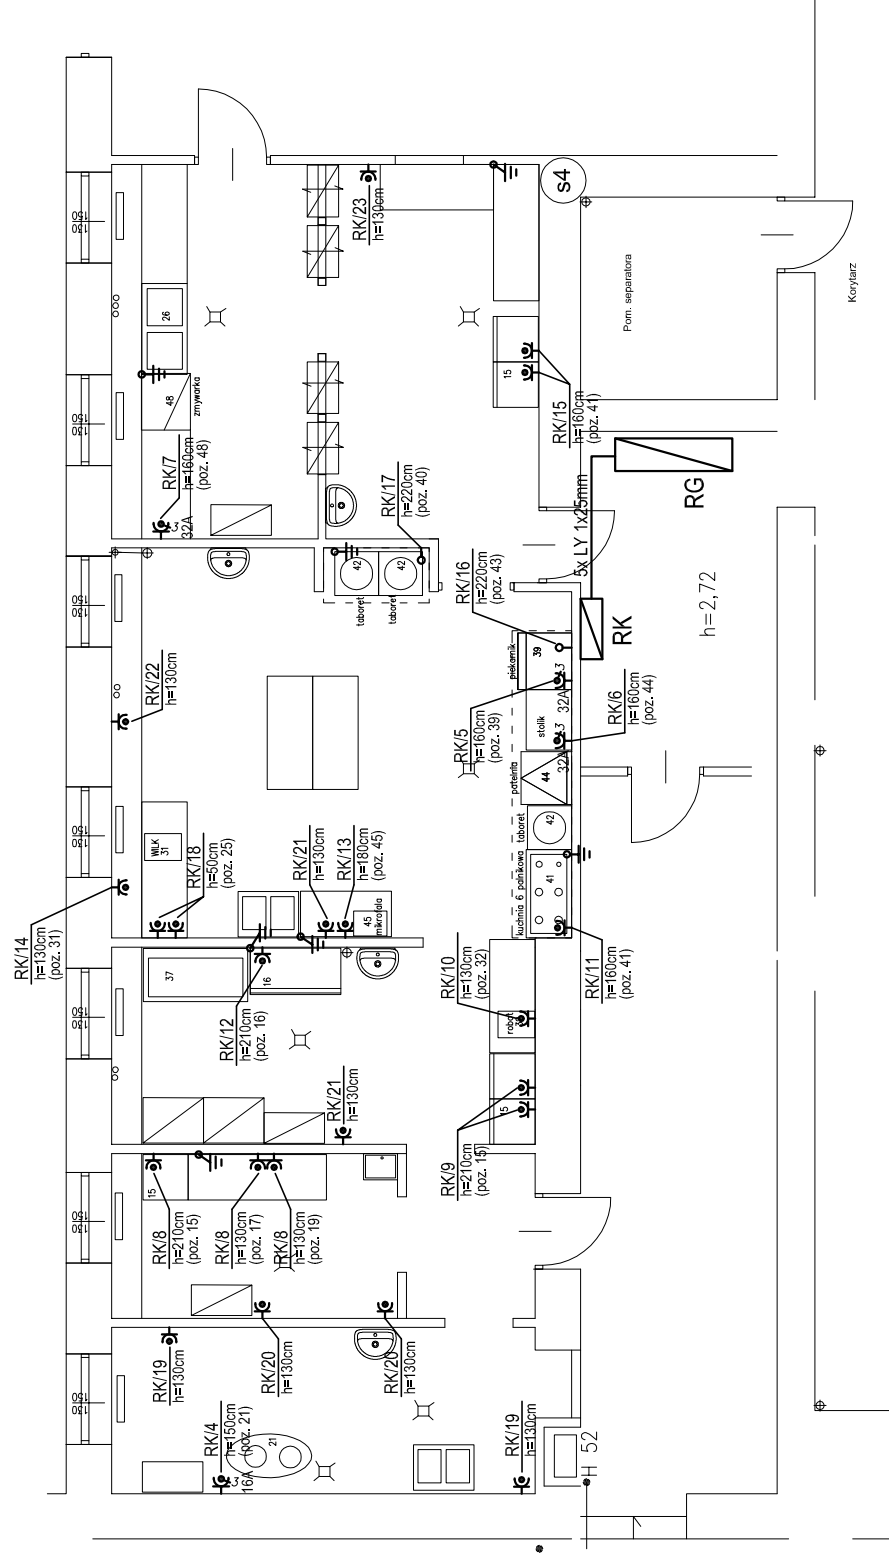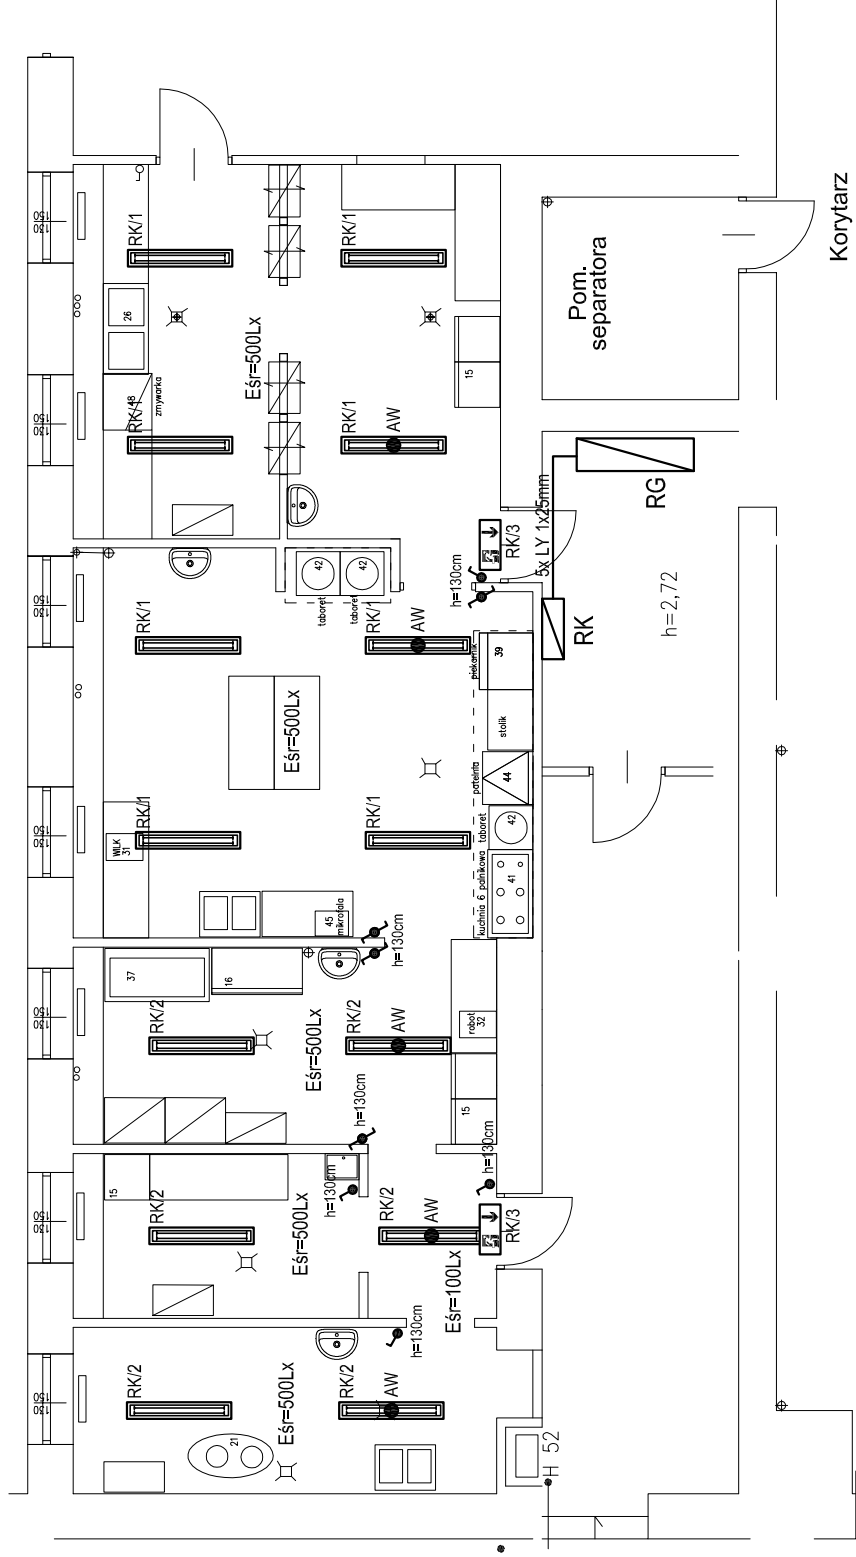

USŁUGI OGÓLNOBUDOWLANE
"ER-BUD"
 EWA RUTKOWSKA
 ul. Lechara 23 05-152 Czoszów

Rzut instalacji elektrycznych - kuchnia

INWESTOR: Młodzieżowy Ośrodek Socjoterapii nr 7
 w Warszawie przy ul. Osowskiej 81

Projektował: mgr inż. KONRAD DROGOMIRECKI
 upr. bud. MAZ/0140/POOE/08

Nr. rys. **E1**

SKALA 1:100

faza: P.B/W

branża: ELE.

27 kwietnia 2017